




PIANTA SCALA 1 :100 PIANO COPERTURA

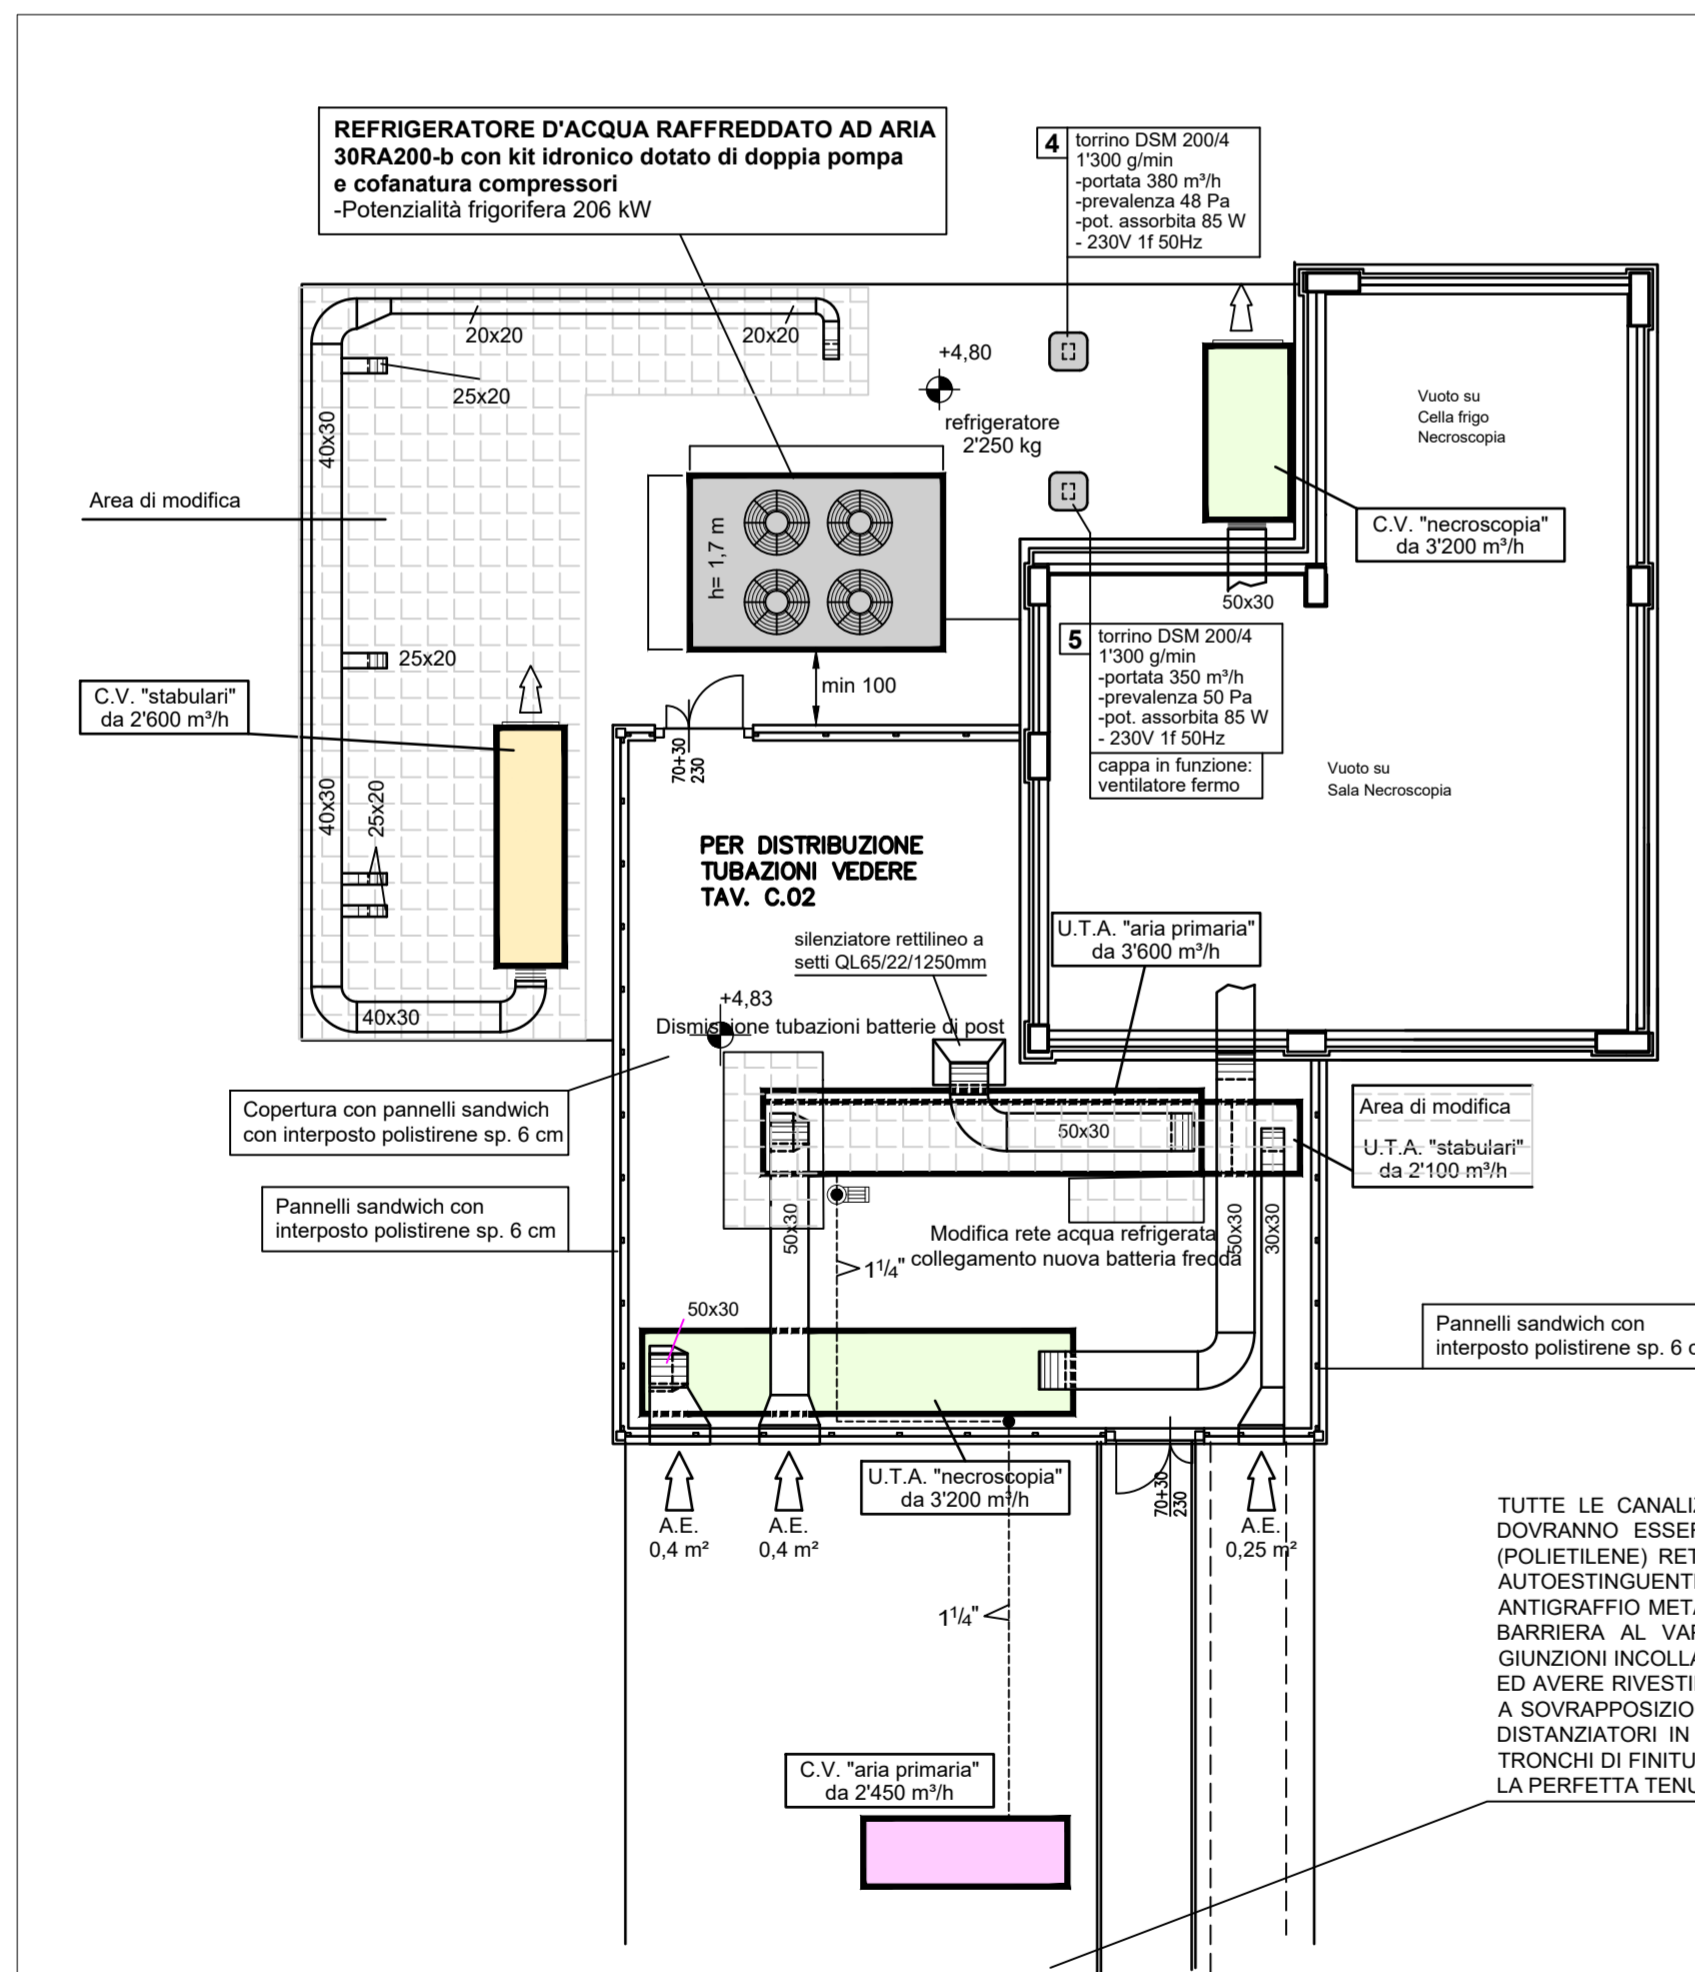


PIANTA SCALA 1 :100 PIANO TERRENO CANALIZZAZIONI DA MANTENERE

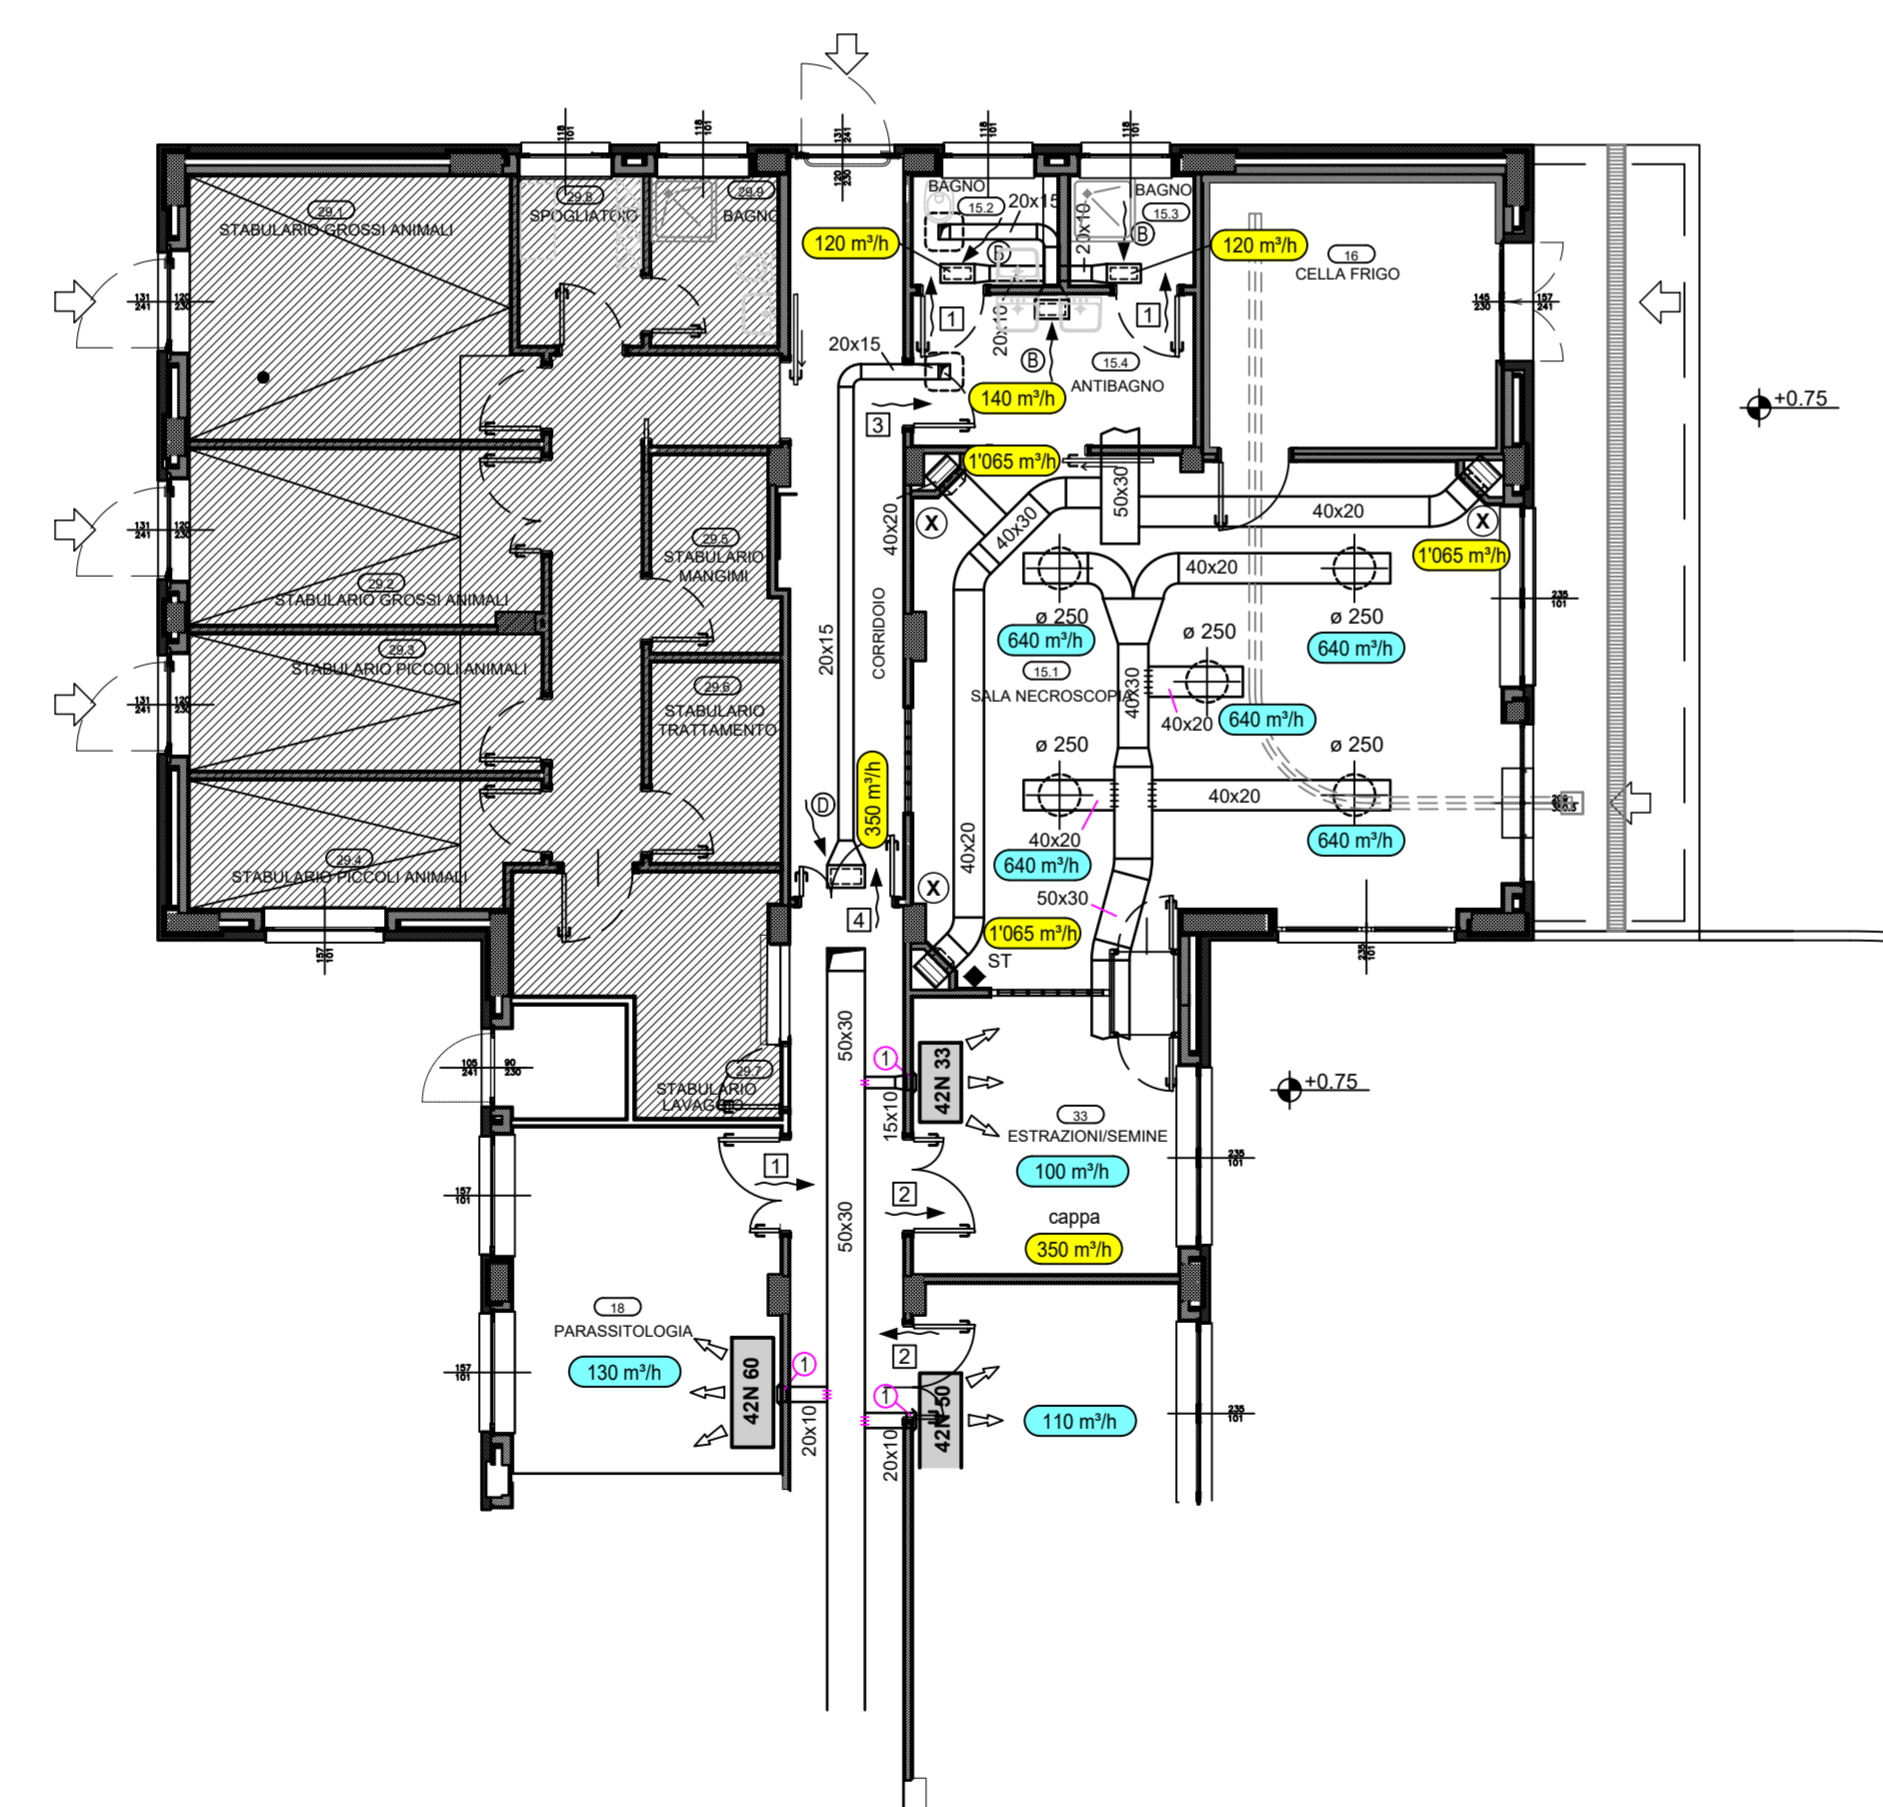


PIANTA SCALA 1 :100 PIANO TERRENO RADIATORI E FAN COIL

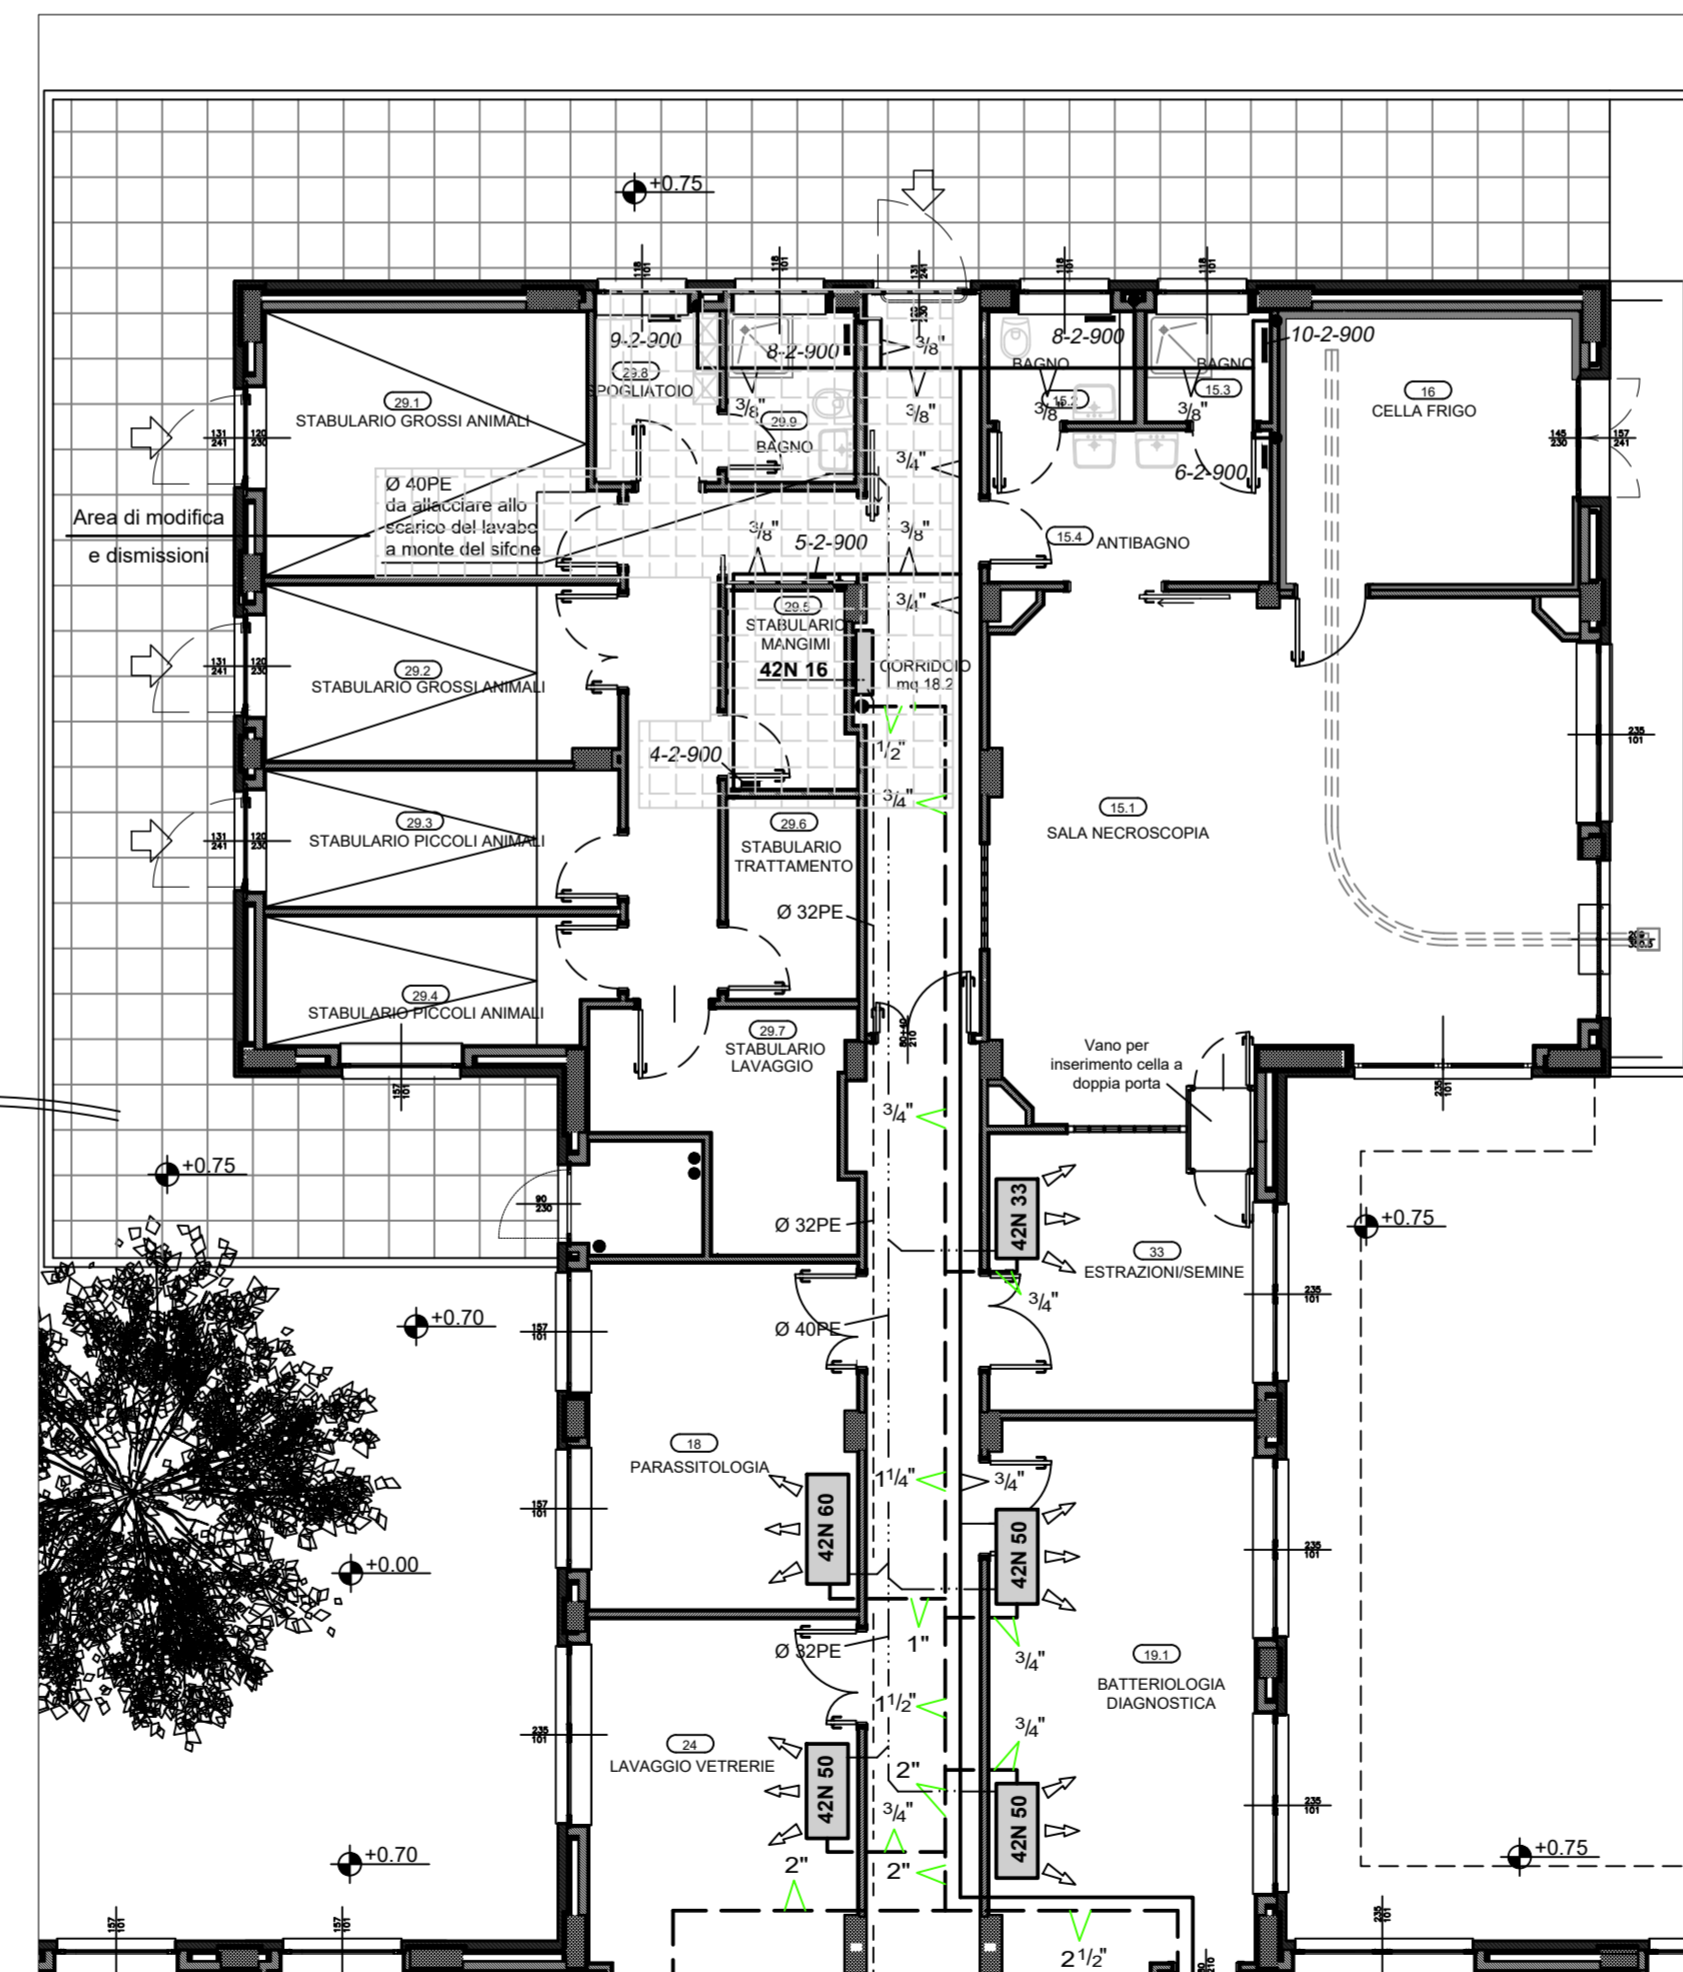

PIANTA SCALA 1 :50 PIANO TERRENO IMPIANTO STABULARI DA DISMETTERE

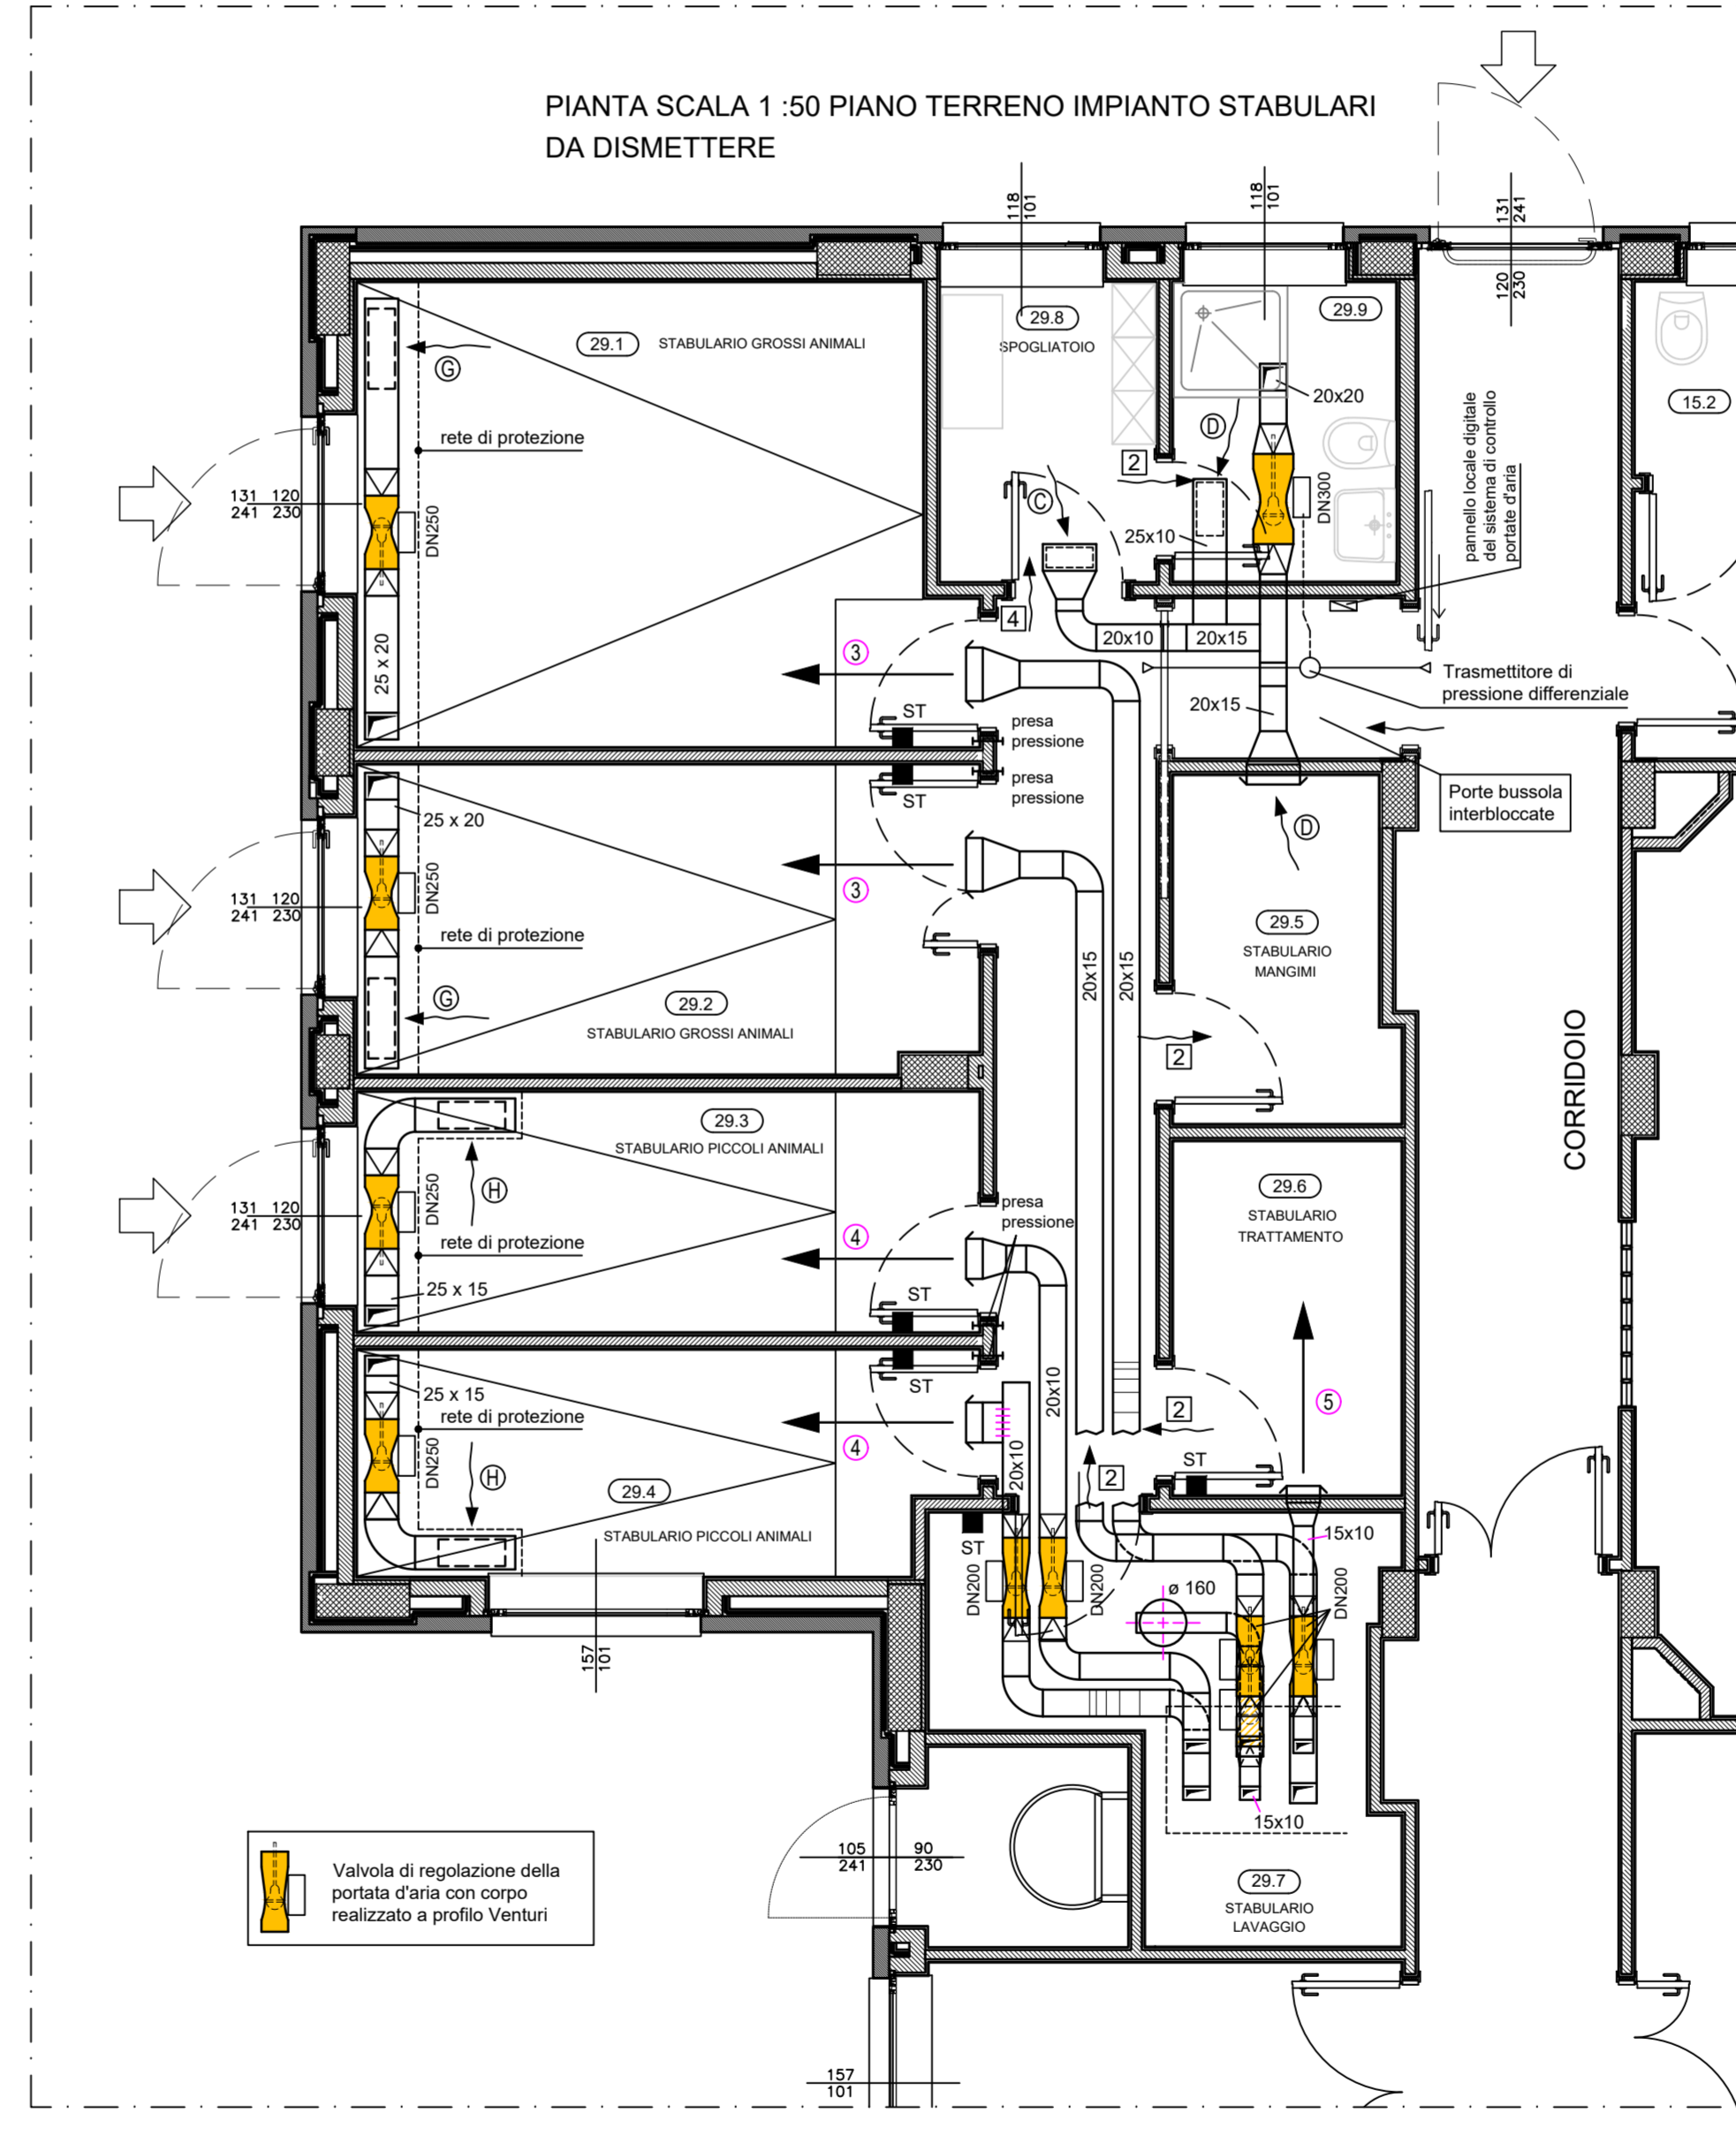

AREA DI INTERVENTO

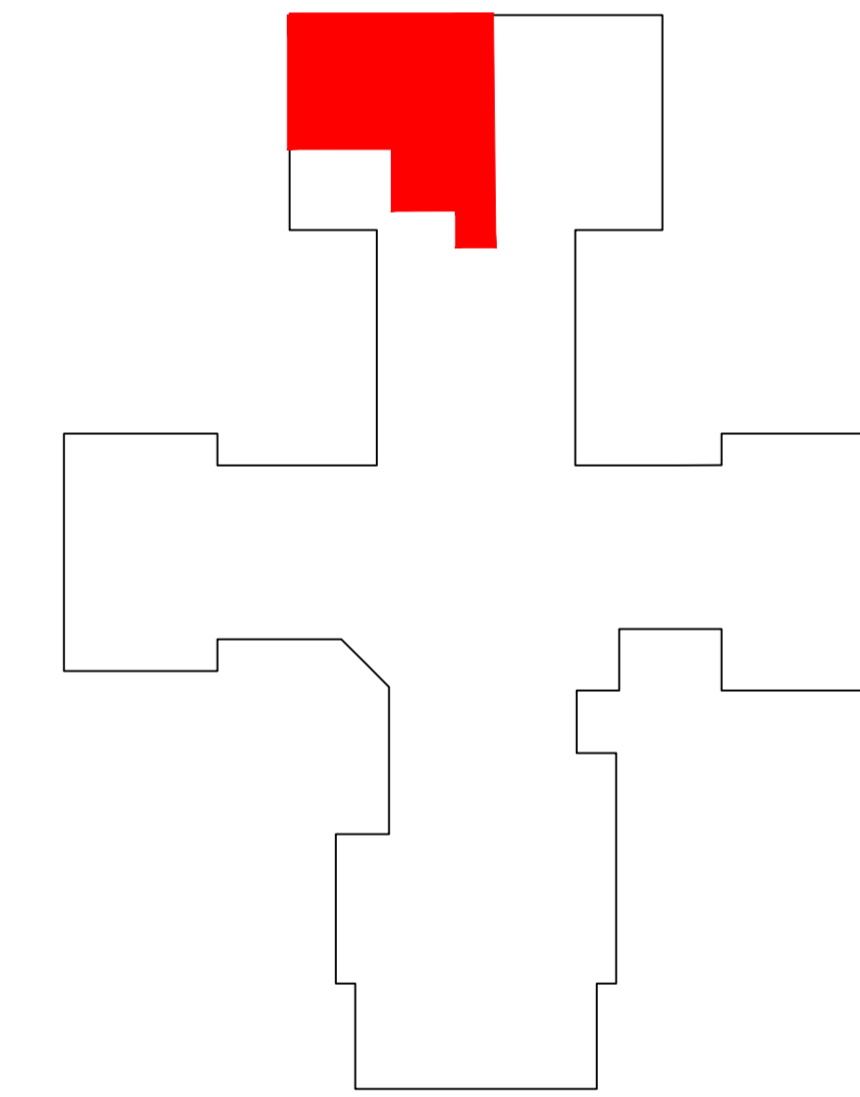

Ing. *[Signature]*
 SOCIETÀ DI INGEGNERIA
 GIUSEPPE VASERONI
 INDIRIZZO
 PIAZZA S. LUCA 10
 51100 - Lodi - ITALY

ISTITUTO ZOOFILATICO SPERIMENTALE DELLA LOMBARDIA E DELL'EMILIA ROMAGNA

SEDE DI LODI

Nuovi laboratori ex zona stabulari
 Progetto Esecutivo

SOCIETÀ DI INGEGNERIA
 24122 BERGAMO Via Bassano n. 10 Tel. 035/12849
 Fax. 035/236231 posta@vaseroniassociati.it

12.12.2023

Impianto di climatizzazione
 Pianta, demolizioni e modifiche

Tutti i diritti d'autore riservati.

TAV.

4C

Scala 1:50 e 1:100